


RZUT PARTERU skala 1:100

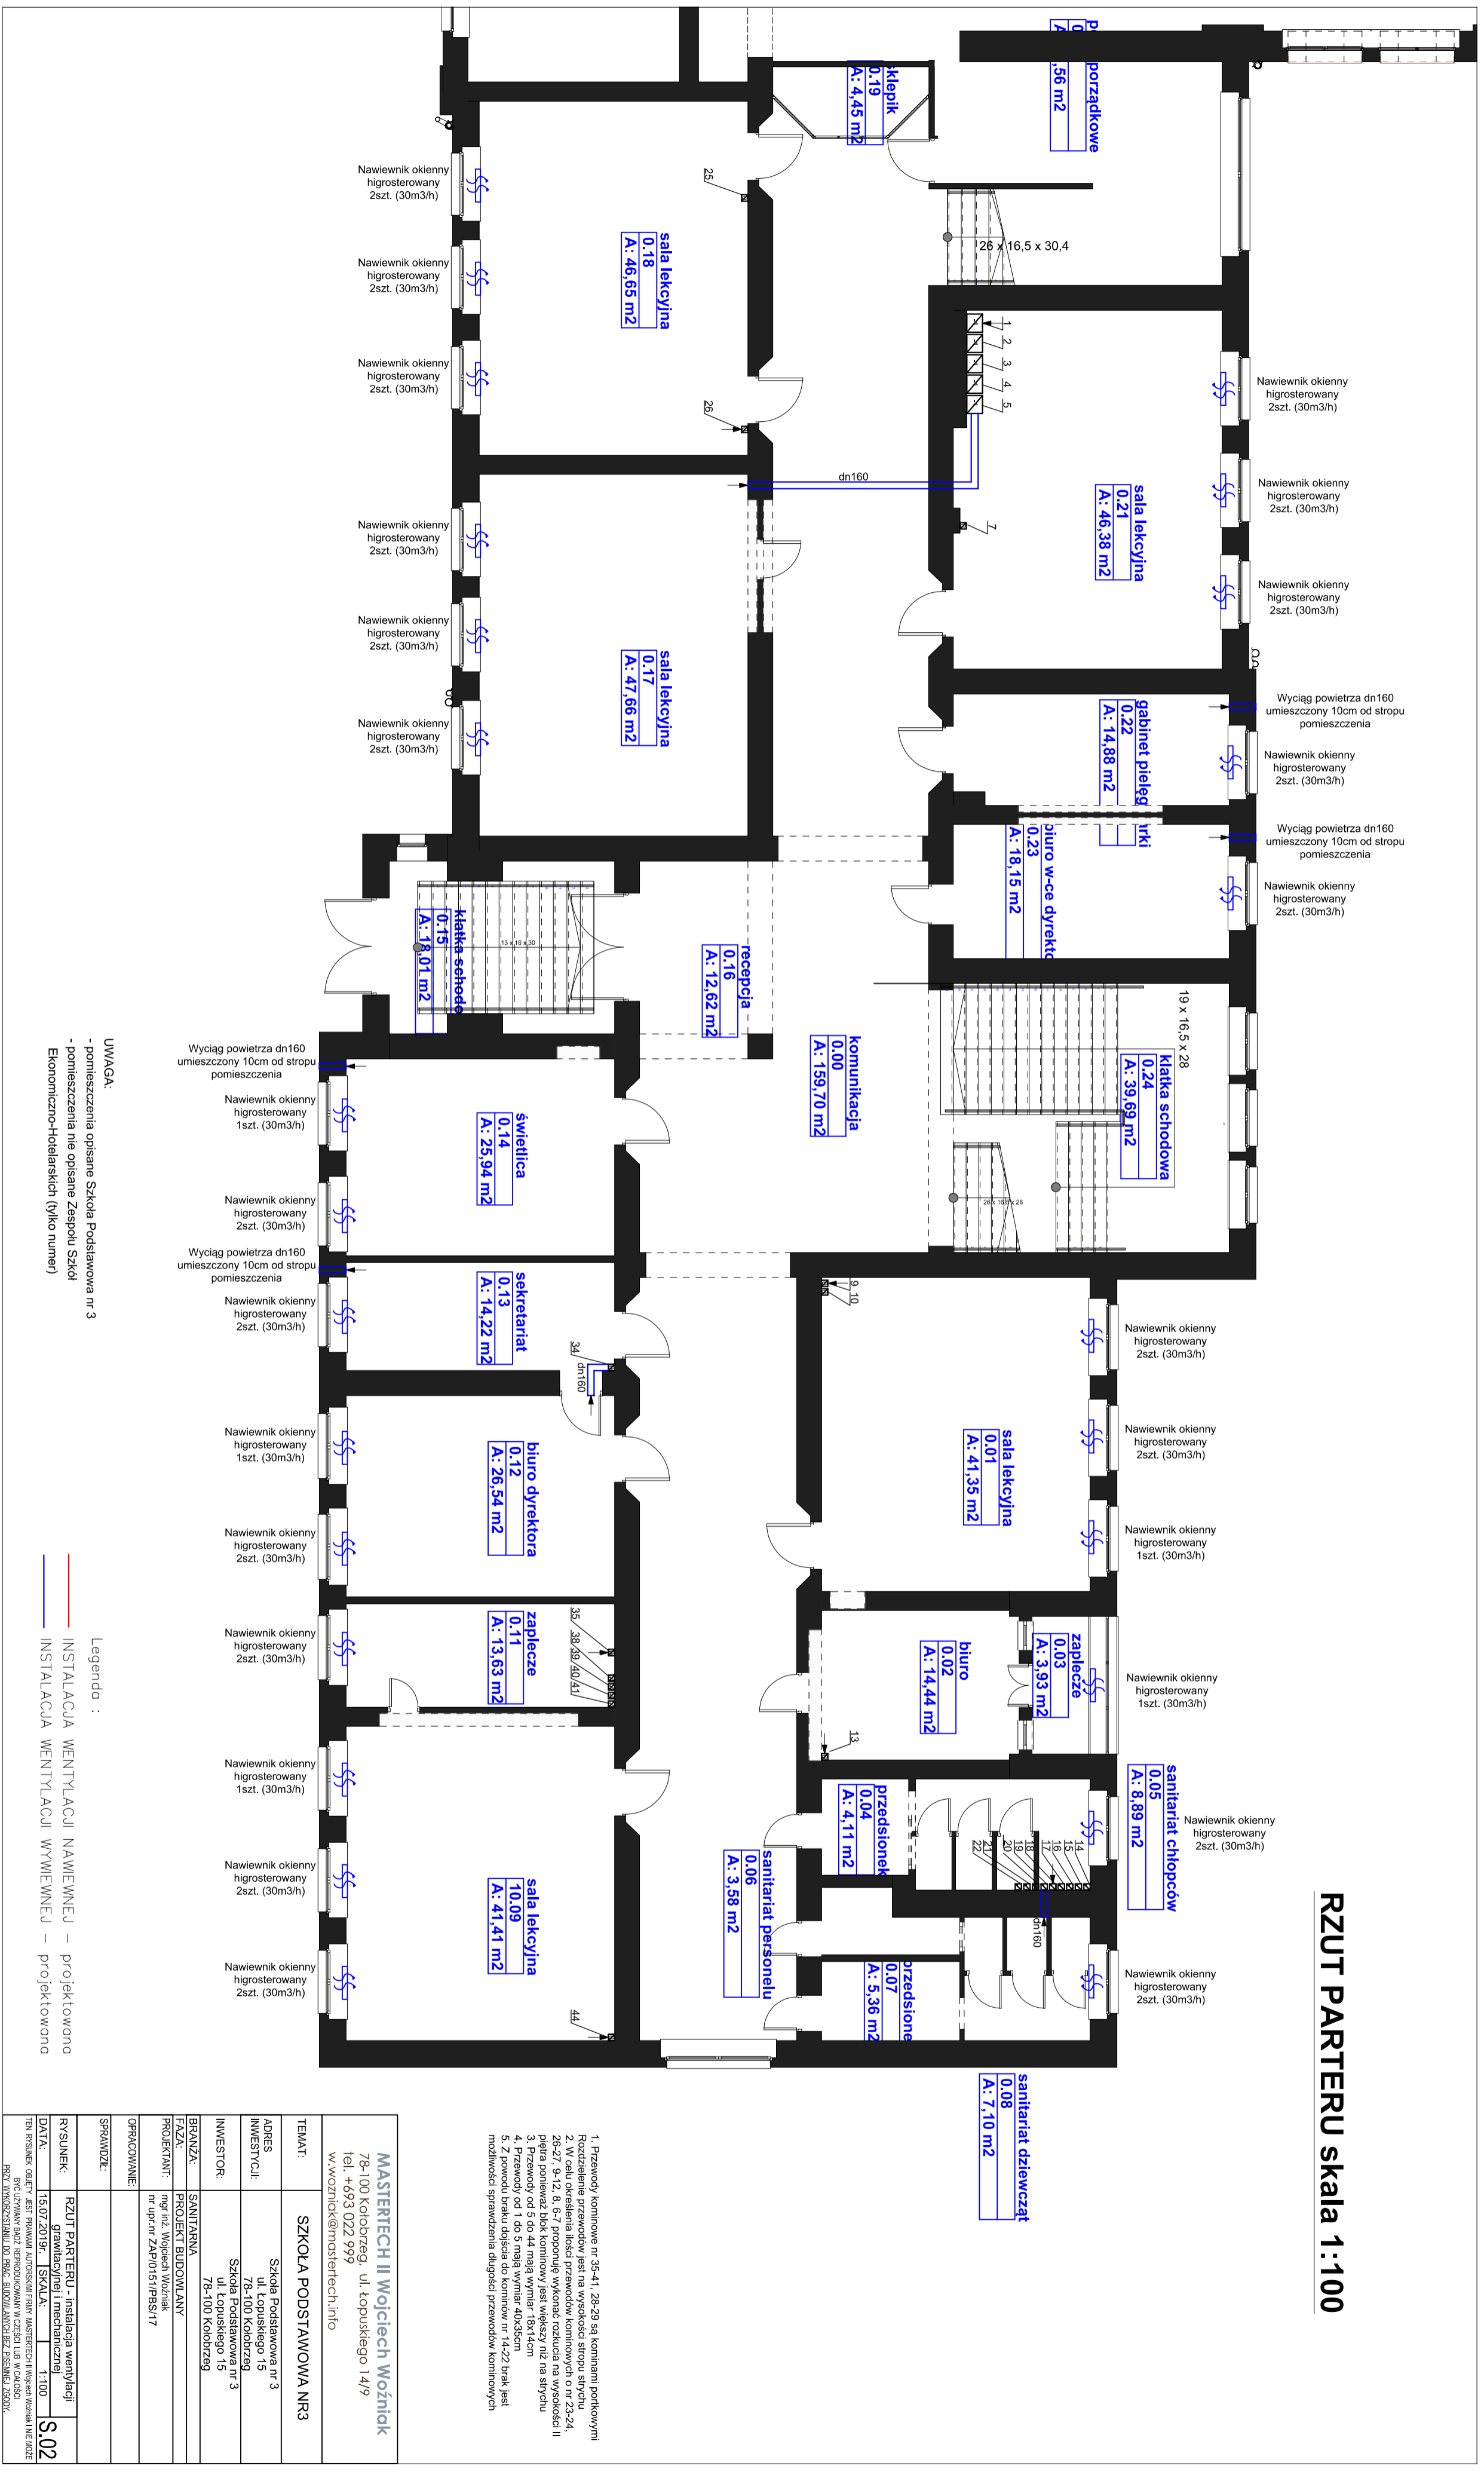

UWAGA:
 - pomieszczenia opisane Szkoła Podstawowa nr 3
 - pomieszczenia nie opisane Zespole Szkol
 Ekonomiczno-Hotelarskich (tylko numer)

Legenda :
 ———— INSTALACJA WENTYLACJI NAWIEWNEJ — projektowana
 ———— INSTALACJA WENTYLACJI WYWIEWNEJ — projektowana

MASTERTECH II Wojciech Woźniak	
78-100 Kołobrzeg, ul. Łopuskiego 14/9	
Tel: +693 022 999	
w.woznick@mastertech.info	
TEMAT:	SZKOŁA PODSTAWOWA NR3
ADRES:	Szkoła Podstawowa nr 3 ul. Łopuskiego 15
INWESTYTOR:	Szkoła Podstawowa nr 3 ul. Łopuskiego 15
INWESTOR:	78-100 Kołobrzeg
BRANŻA:	SANITARNIA
PROJEKT BUDOWLANY:	PROJEKT WENTYLACJI
PROJEKTANT:	mgr inż. Zbigniew Pabis/17
OPRACOWANIE:	
SPRAWOZDANIE:	
RYSUNEK:	RZUT PARTERU - instalacja wentylacji
DATA:	15.07.2019r. - SKALA: 1:100
TYTUŁ:	S.02
PRACOWNIA INŻYNIERSKA MASTERTECH II W. WOŹNICKI ul. Łopuskiego 14/9, 78-100 Kołobrzeg, tel. +693 022 999, www.mastertech.info	

- Przewody kominy nr 35-41, 28-28 są kominami portkowymi
- Przewody kominy nr 35-41, 28-28 są kominami portkowymi
- W celu zapewnienia bezpieczeństwa przy wykopaniu szkodliwych gazów nr 23-24, 26-27, 9-12, 8, 6-7 proponuje wykonać rozkucia na wysokości II piętra powiaz zbik kominowy asfaltykowy nr na sygnatu
- Przewody od 5 do 44 mają wymiar 18x14cm
- Przewody od 1 do 5 mają wymiar 40x35cm
- Z powodzi braku miejsca do kominów nr 14-22 brak jest możliwości sprawdzenia długości przewodów kominowych