


RZUT PIWNIC skala 1:100

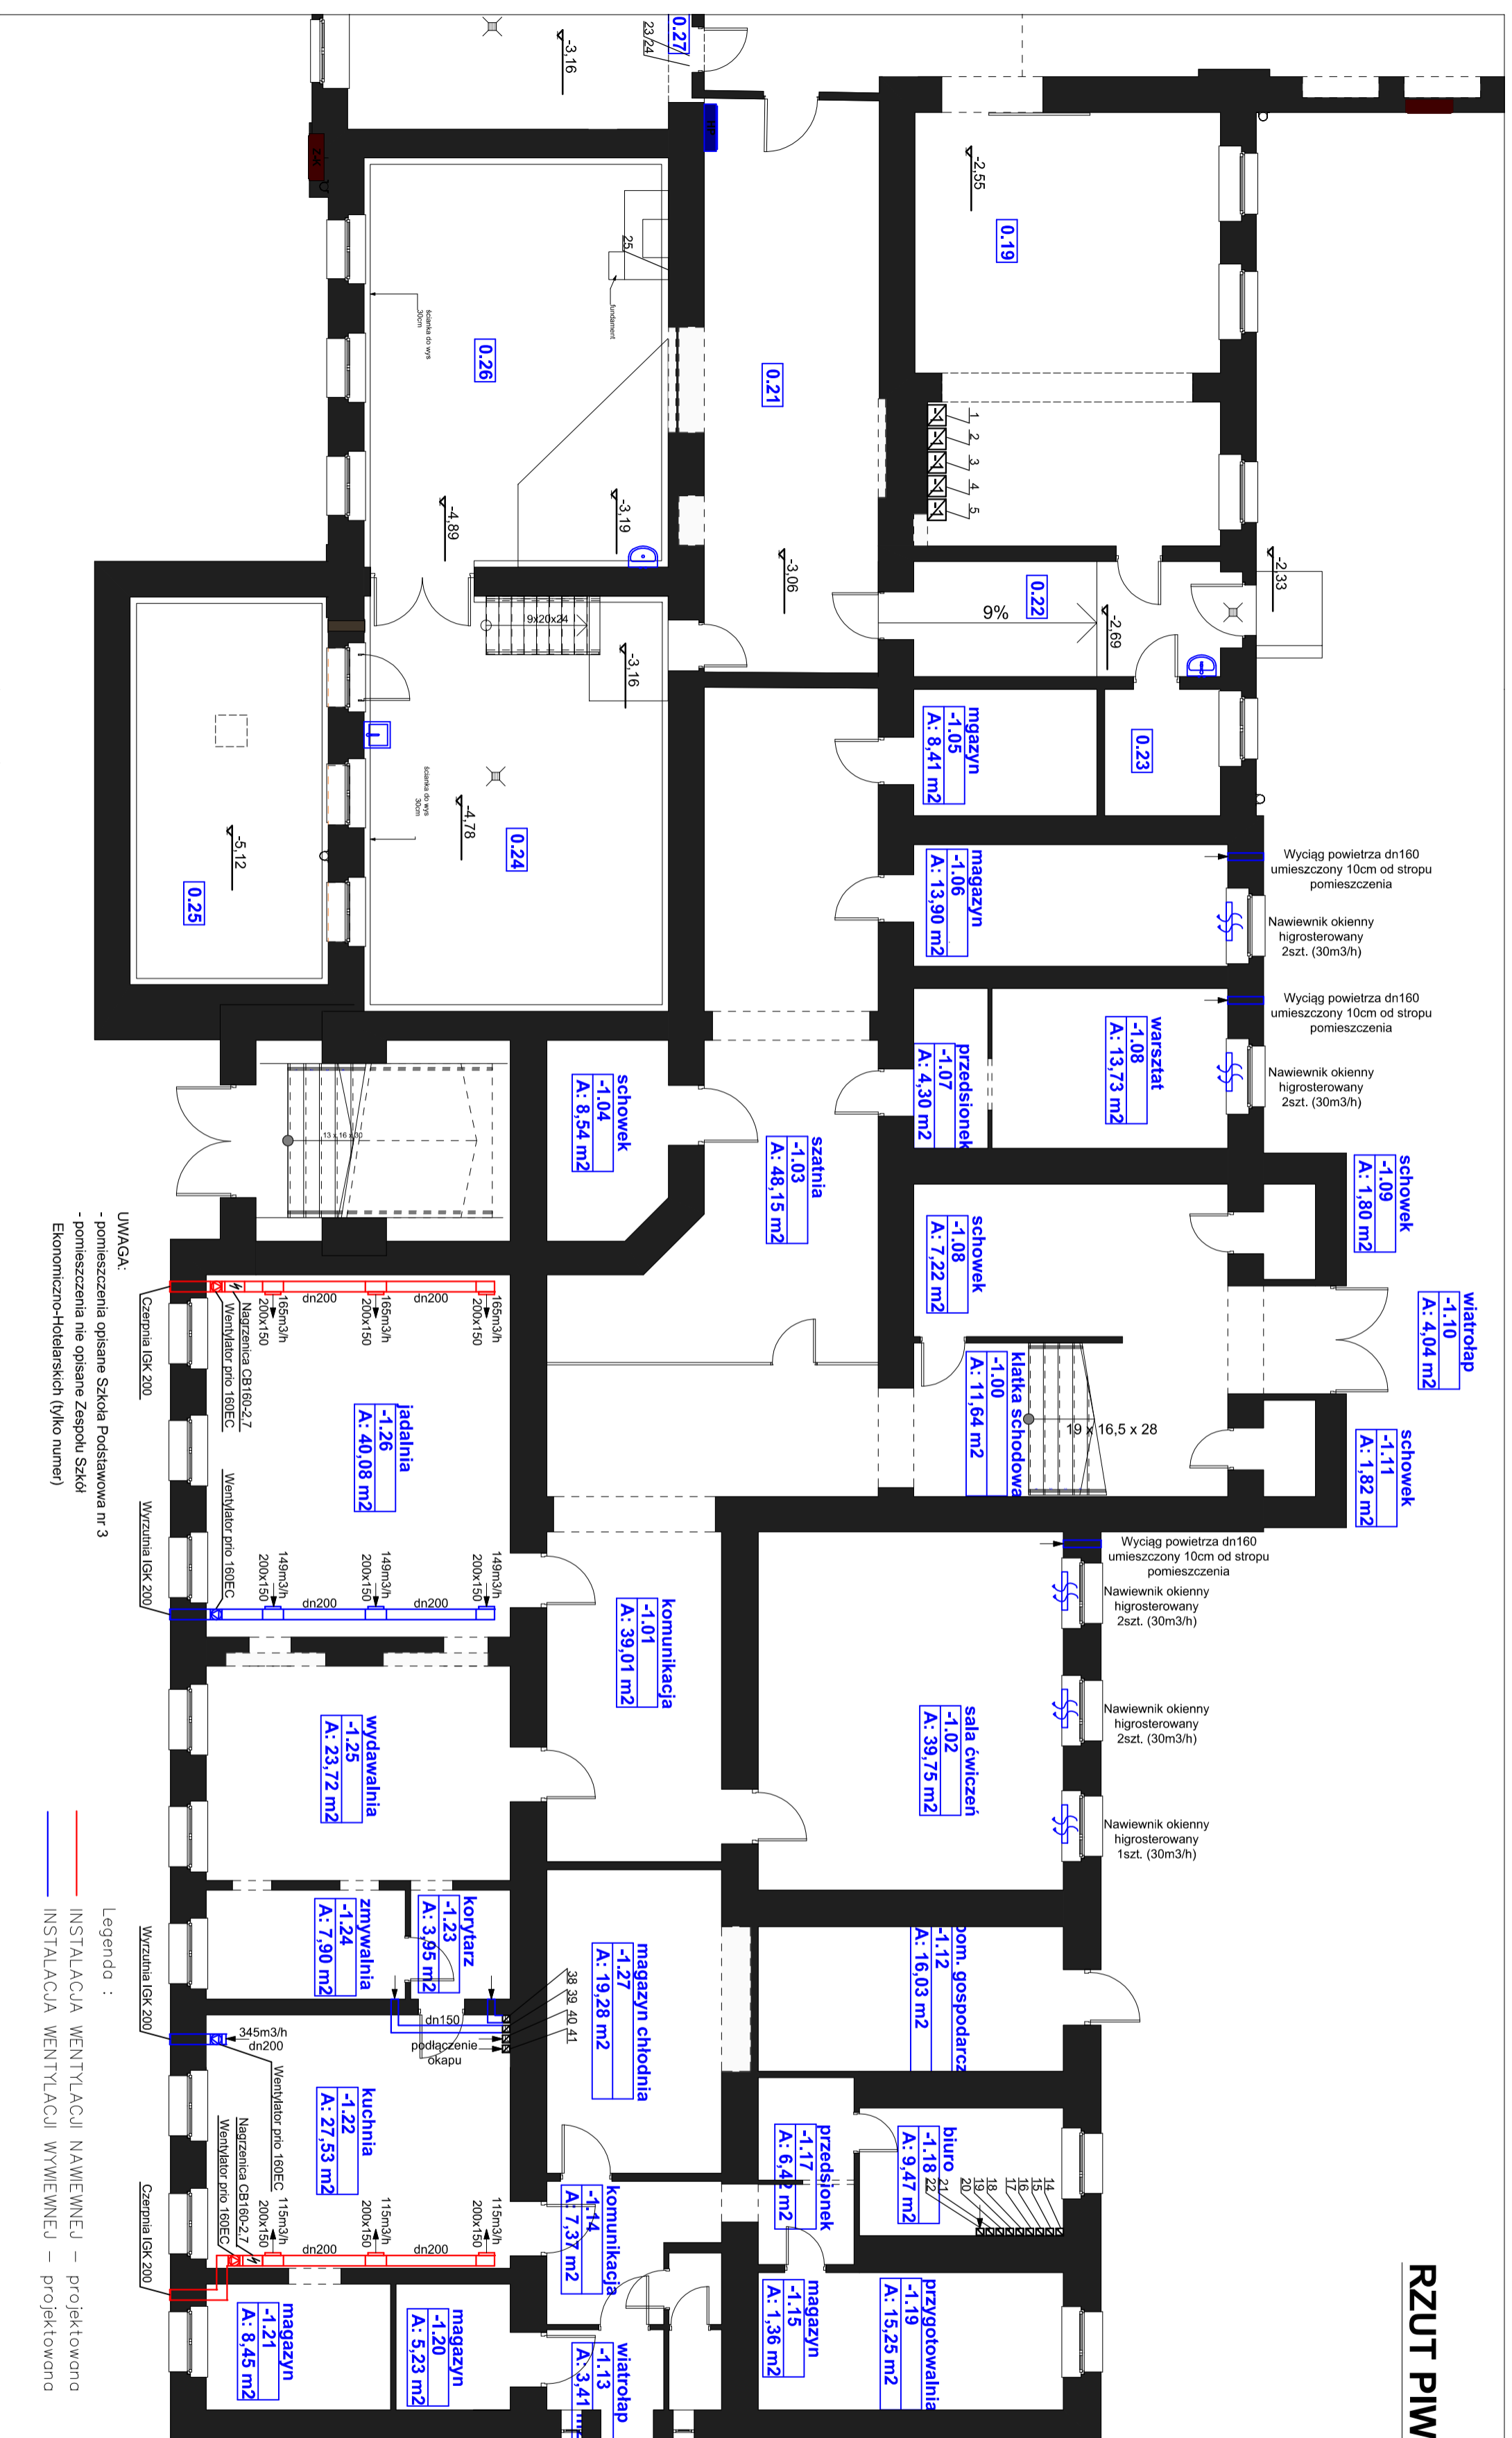

UMAGA:
 - pomieszczenia opisane Szkoła Podstawowa nr 3
 - pomieszczenia nie opisane Zespołu Szkół
 Ekonomiczno-Hotelarskich (tylko numer)

Legenda :
 ———— INSTALACJA WENTYLACJI NAWIENNEJ — projektowano
 ———— INSTALACJA WENTYLACJI WYWIENNEJ — projektowano

- Przewody kominiowe nr 35-41, 28-29 są kominiami portkowymi
- Rozdzielnie przewodów jest na wysokości stropu sypoz 23-24
- 26-27, 34-12, 8-7 proponuje wykonać rozdziały na wysokości II piętra ponieważ blok kominiowy jest większy niż na strychu
- Przewody od 5 do 44 mają wymiar 40x35cm
- Przewody od 1 do 5 mają wymiar 40x35cm
- Z powodu braku miejsca do kominiów nr 14-22 brak jest możliwości sprawdzenia długości przewodów kominiowych

MASTERTECH II Wojciech Woźniak 78-100 Kolobrzeg, ul. Łopuńskiego 14/9 tel. +693 022 999 w.wozniak@mastertech.info	
TEMAT:	SZKOŁA PODSTAWOWA NR3
ADRES INWESTYCJI:	Szkoła Podstawowa nr 3 ul. Łopuńskiego 15 78-100 Kolobrzeg
INWESTOR:	Szkoła Podstawowa nr 3 78-100 Kolobrzeg
BRANŻA:	SANITARNIA
FAZA:	PROJEKT BUDOWLANY
PROJEKTANT:	mgr inż. Wojciech Woźniak nr upr.cnr.ZAP/015/PPS/17
OPRACOWANIE:	
SPRACOWAL:	
RYSYNIEK:	RZUT PIWNIC - Instalacja wentylacji
DATA:	15.07.2019r. SKALA: 1:100
TYTUŁ:	S.01